

akce: VODNÍ NÁDRŽ RAKOUSKÝ PARK,
MILOVICE

ul. Rakouská, parc.č. 1774/390

k.ú. Milovice nad Labem

stupeň: Dokumentace
pro vydání společného povolení

investor: Město Milovice

Městský úřad Milovice

nám. 30 června 508

289 24 Milovice - Mladá

generální projektant:
mackovič architecture s.r.o.

mackovič architecture

Drtinova 557/10

150 00 Praha 5

mob: +420 605 839 357

www.mackovic.cz info@mackovic.cz
autor:

Ing.arch. Jan Mackovič

spolupráce: Ing.arch. Mikuláš Molitor

Ing.arch. Dominika Čižmářová

Ing.arch. Max Kušiak

vedoucí zakázky: Ing.arch. Jan Mackovič

datum: 06/2024

paré číslo: -

změna: -

datum změny: -

část dokumentace:
ARCHITEKTONICKO-STAVEBNÍ
číslo části: D.1.1

zpracovatel části:
mackovič architecture s.r.o.

Drtinova 557/10

150 00 Praha 5

mob: +420 605 839 357

info@mackovic.cz www.mackovic.cz
zodp. projektant části: Ing.arch. Jan Mackovič

vypracoval: Ing.arch. Dominika Čižmářová


kontroloval: Ing.arch. Jan Mackovič

výkres: VĚŽ TRAFOSTANICE (STAV)


- PŮDORYSY + POHLEDY

měřítko: 1:100


číslo výkresu: D.1.1.b.9

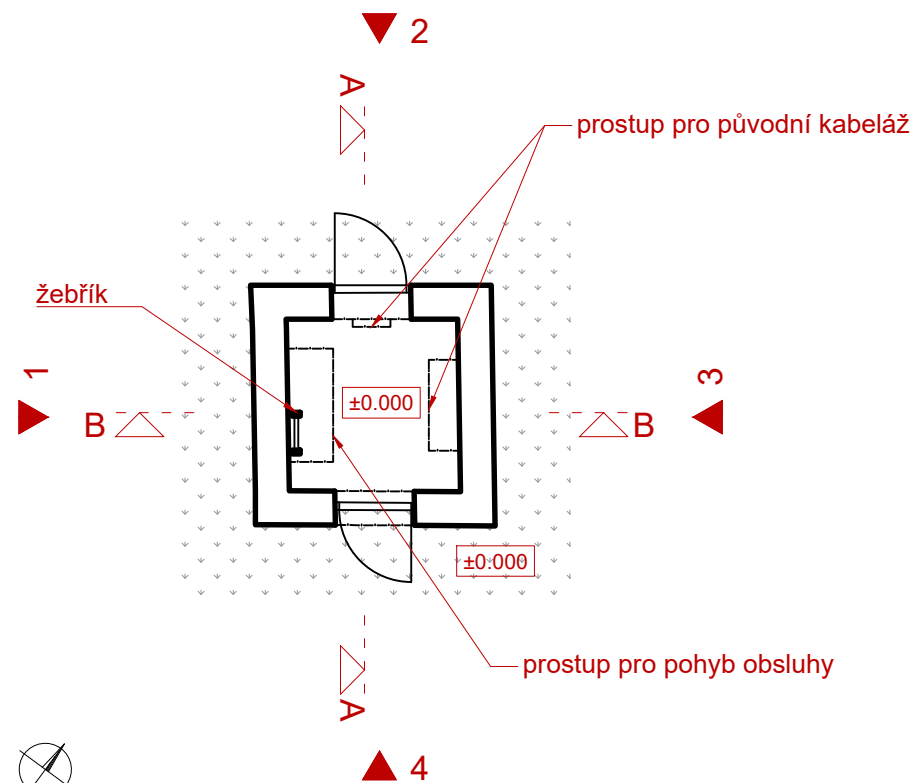


PŮDORYS 1NP

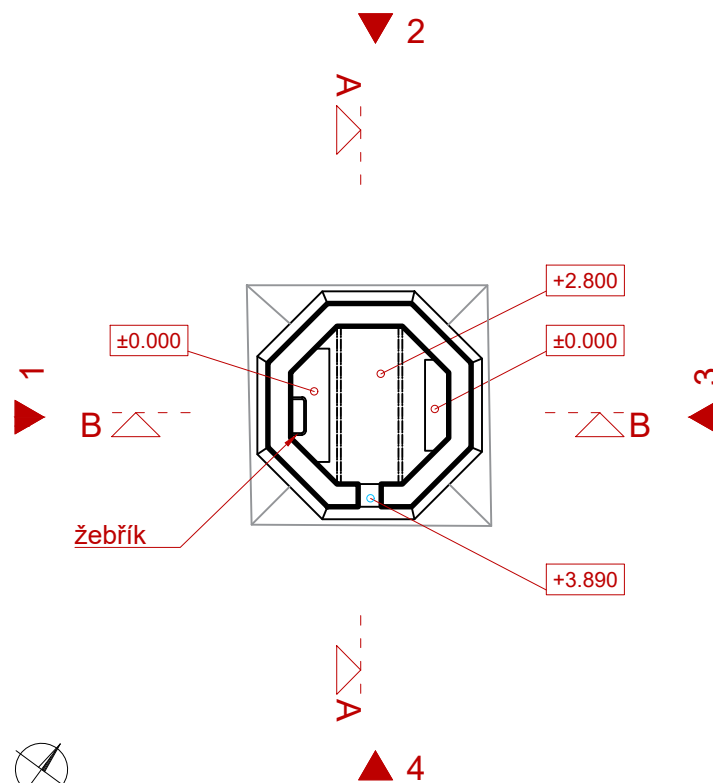

PŮDORYS 2NP

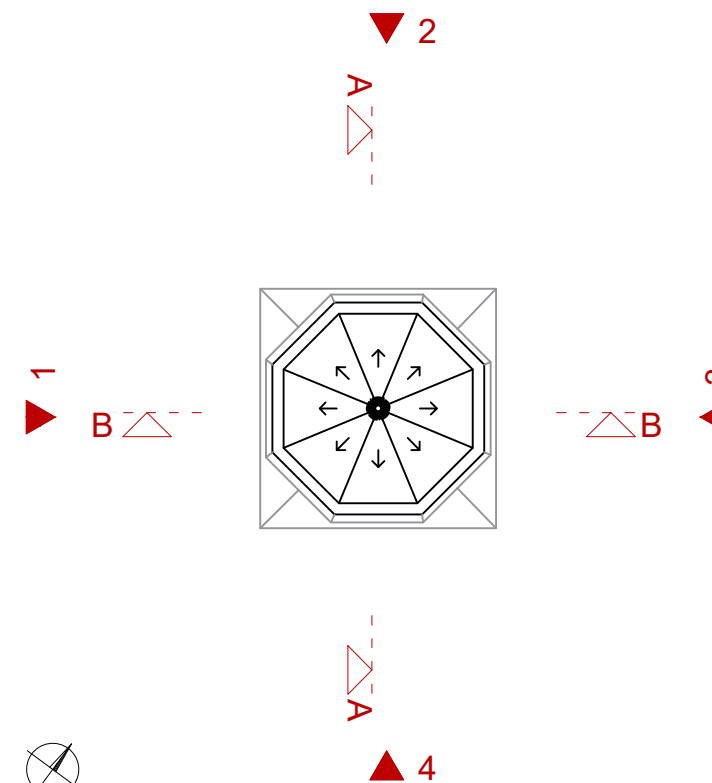

PŮDORYS STŘECHY

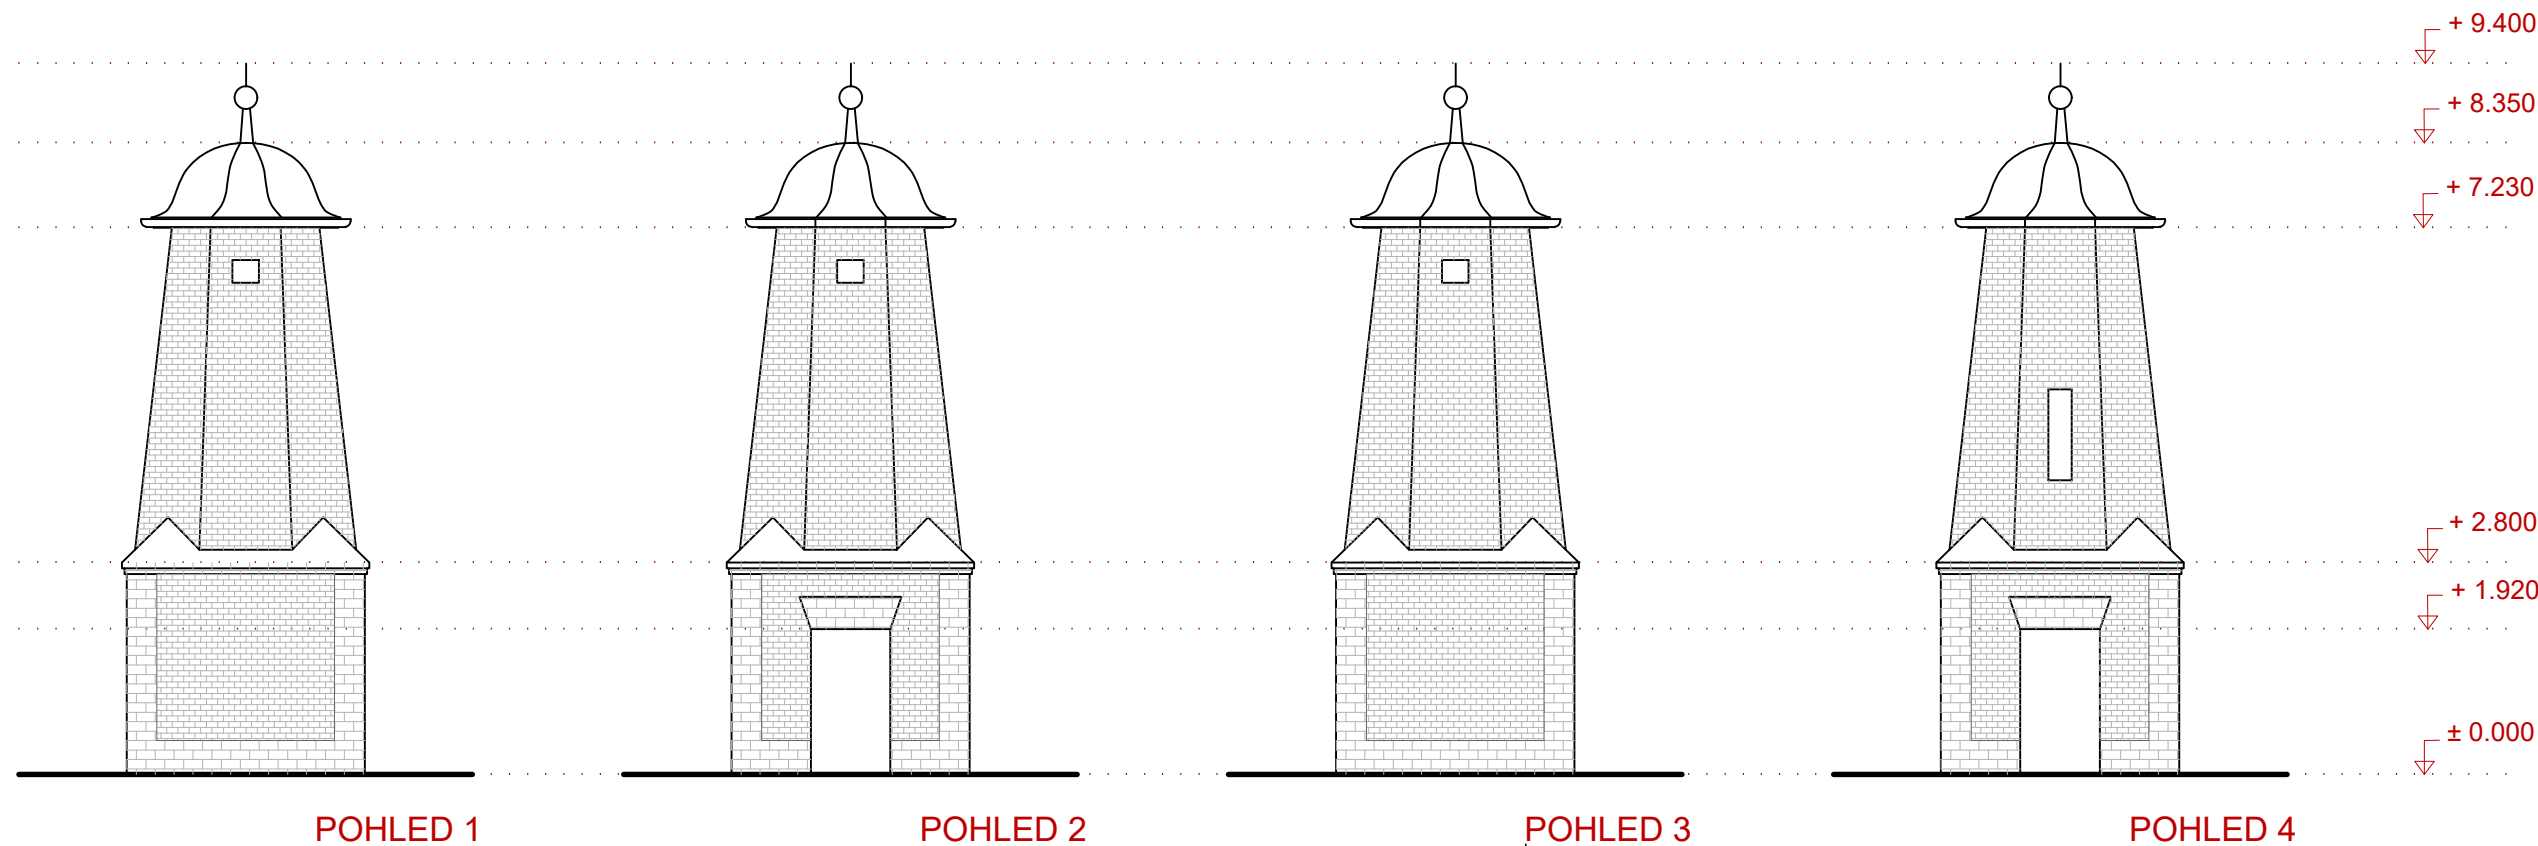

POHLED 1

POHLED 2

POHLED 3

POHLED 4